


# INSTALACJA WENTYLACJI I KLIMATYZACJI PRZEKRÓJ PRZESZKONYWNI

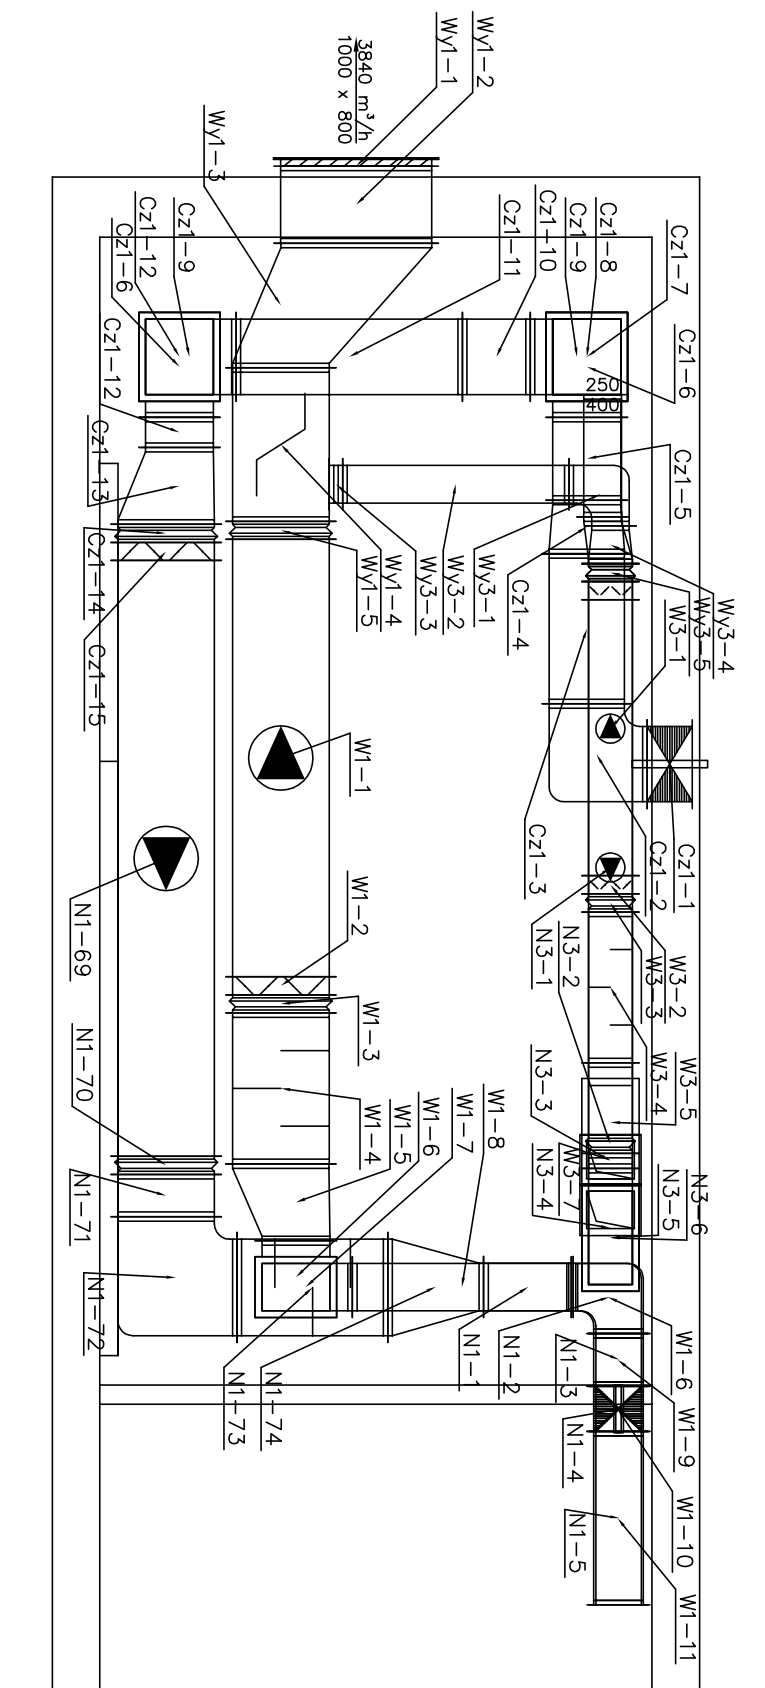

**Przedmiotowy projekt/umów architektoniczny jest chroniony prawem autorskim zgodnie z art. 1 i następnymi ustawy o Prawie Autorskim i Prawach Pokrewnych z dn. 4 lutego 1994 roku (Dz. Urz. 24 poz. 83 z 23 lutego 1994 r.)**

Jednostka projektowa

PRACOWNIA PROJEKTOWA  
MACIEJ JEKIELEK

40-738 KATOWICE HARCERSKA 13  
TEL/FAX: 322521 145

Nazwa projektu:

ROZBUDOWA SZPITALNEGO ODDZIAŁU  
RATUNKOWEGO I PRZEBUDOWA ODDZIAŁU  
INTENSYWNEJ OPIEKI MEDYCZNEJ

**Adres:**

SAMODZIELNY PUBLICZNY ZESPÓŁ OPIEKI  
ZDROWOTNEJ WOJEWÓDZKIEGO SZPIALA  
SPECIALISTYCZNEGO NR 3 W RYBNIKU  
UL. ENERGETYKÓW 46  
44-200 RYBNIK  
PAWILON DIAGNOSTYCZNO-ZABIEGOWY NR 3

Investor/ adres:

SAMODZIELNY PUBLICZNY ZESPÓŁ OPIEKI  
ZDROWOTNEJ WOJEWÓDZKIEGO SZPITALA  
SPECJALISTYCZNEGO NR 3 W RYBNIKU  
UL. ENERGETYKÓW 46  
44-200 RYBNIK

Nazwa arkusz.

## PRZEKRÓJ PRZEWENTYLATOROWIE

Autor/projektant:
-------------------

Jacek Hachula	521/82
---------------	--------

Sprawdził:	Upr. nr:
------------	----------

mgr inż. Marek Kurtyka 0200/03

Faza:
-------

PROJEKT WYKONAWCZY	SANITARNA
-----------------------	-----------

Skala:

1:50	Katowice 05.2016
------	------------------